
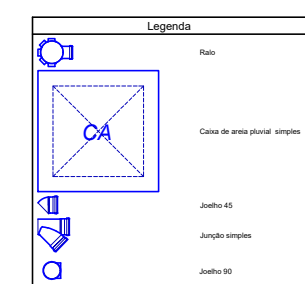


Planta Baixa
Escala 1 : 50

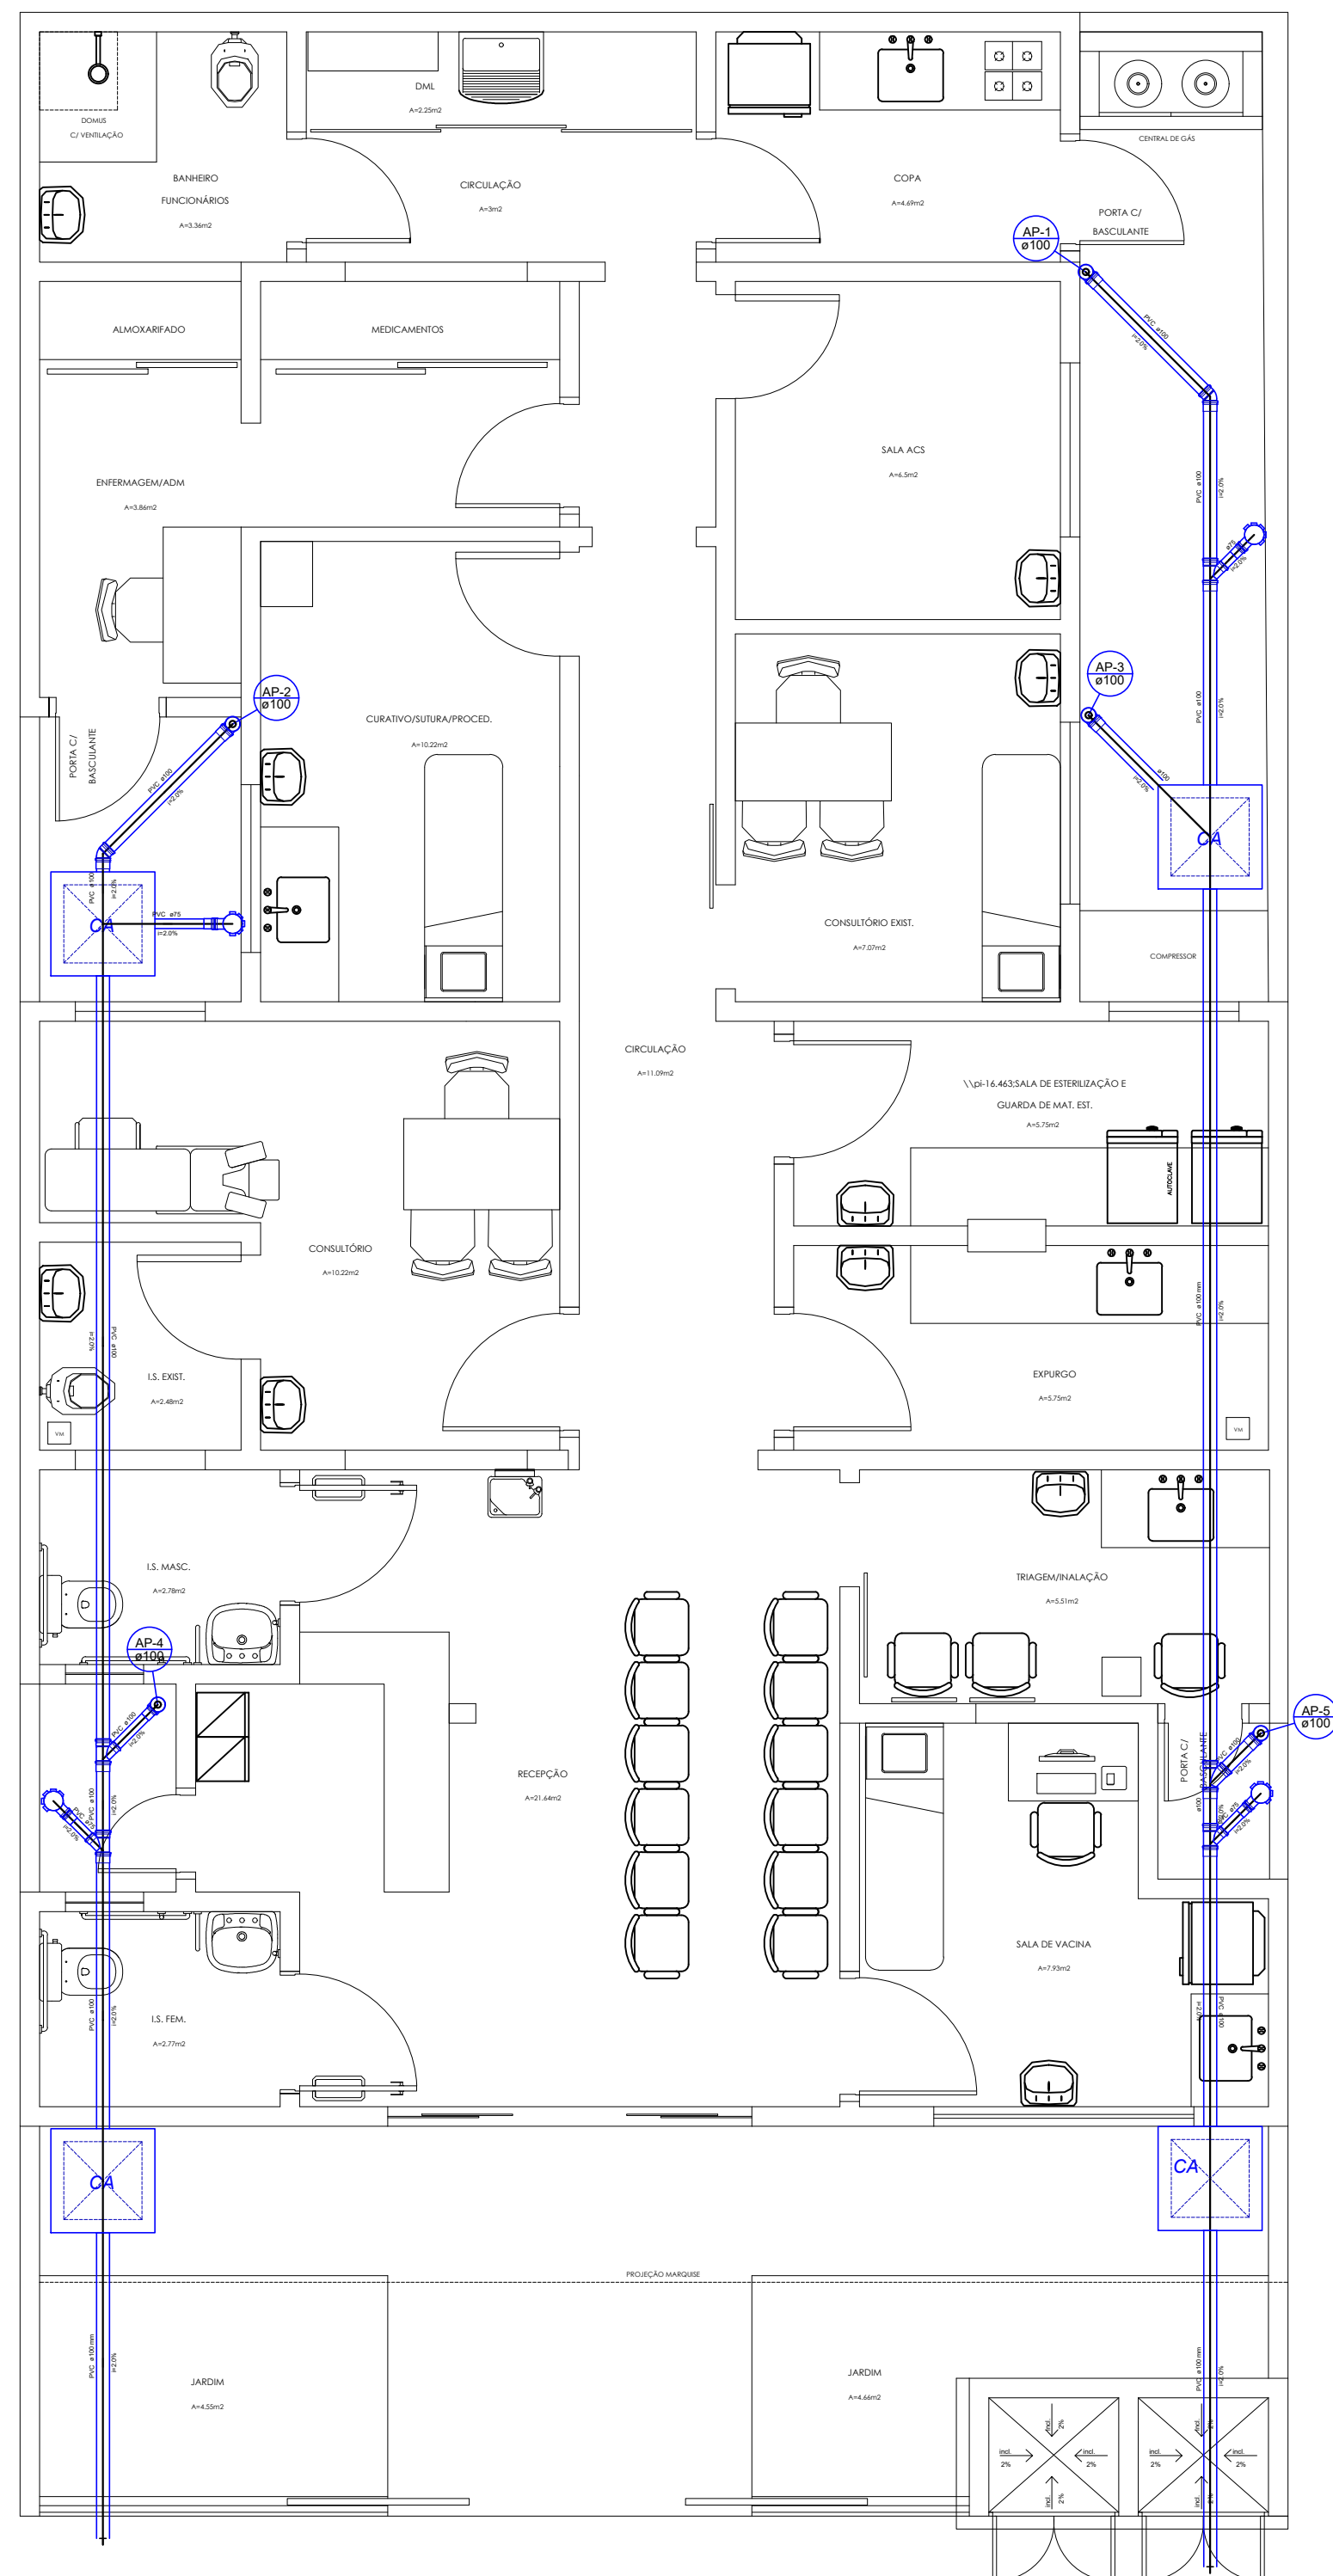

PREFEITURA MUNICIPAL DE MATINHOS

SECRETARIA DE OBRAS E PLANEJAMENTO URBANO

UNIDADE BASICA DE SAÚDE MANGUE SECO
LOTE 008 /QUADRA Y / PLANTA MANGUE SECO

OBRA	REFORMA E AMPLIAÇÃO UBS MANGUE SECO
------	-------------------------------------

LOCAL

RUA PATO BRANCO, 234 - RIO DA ONÇA - MATINHOS/PR

PROJETO
FRANCIELLE DRANKA
ENGENHEIRA CIVIL - CREA/PR-141024/D

REFERÊNCIA

PROJETO ÁGUAS PLUVIAIS - PLANTA BAIXA

PROJETO AQUAS
DATA
SETEMBRO 2017

ESCALA	1:50
--------	------

RANCHA

1/2